
 
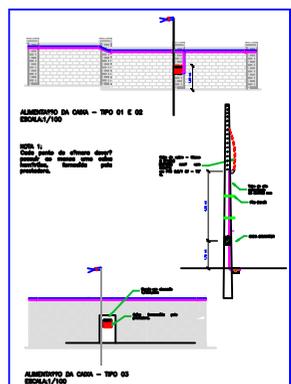



 Proprietário da Obra: CAMPOS DO CONDE  
 Nome: CAMPOS DO CONDE  
 Formato: A4  
 DETALHE EXECUTIVO - CFTV  
 Revisão: 25/01/2023  
 Escala: 1/100  
 01/05




 Proprietário da Obra: CAMPOS DO CONDE  
 Nome: CAMPOS DO CONDE  
 Formato: A4  
 DETALHE EXECUTIVO - CFTV  
 Revisão: 25/01/2023  
 Escala: 1/100  
 02/05

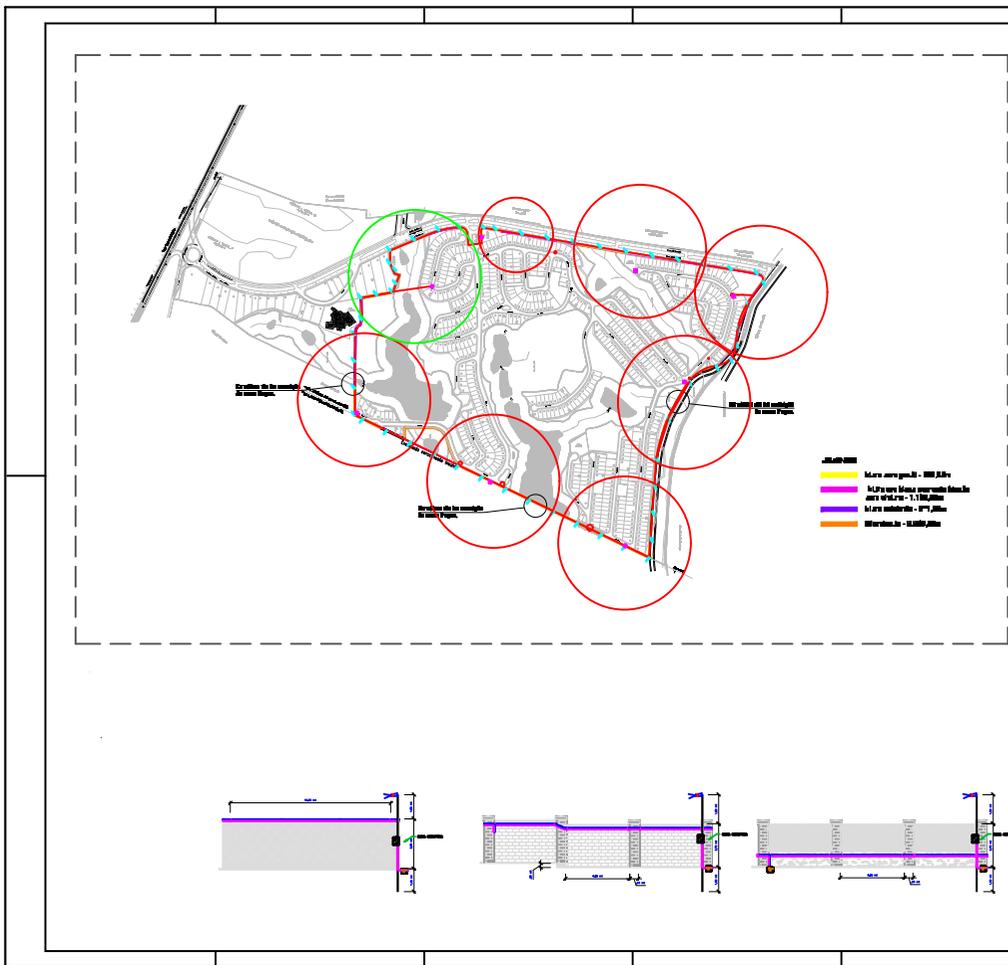

SELO DE APROVAÇÃO

---

**SIMBOLOGIA**

- Poste existente - responsabilidade da concessionária;
- Poste a instalar - responsabilidade do cliente;
- Poste para substituir ou instalar - concessão/TTU;
- Rede de média tensão projetada - CMA SANG;
- Rede de média tensão existente;
- Rede de baixa tensão projetada (responsabilidade do cliente);
- Quadro de baixa tensão a instalar;
- Componente a instalar;
- Arranjo existente; - Arranjo a instalar;
- Transformador existente; - Transformador a instalar;
- Elo HV/MV existente; - Elo HV/MV a instalar.

  
 soluções em energias

---

**DADOS DO CONTRATANTE E DA OBRA/SERVIÇO**

Contratante : SECRETARIA DO TURISMO E DESENVOLVIMENTO ECONOMICO  
 CPF/CNPJ : 06.776.300/0001-08  
 Endereço da Obra: Prof. Severino Bezerra Cabral, SN, Cotaf?  
 Município : CAMPINA GRANDE PB | UF : PB

---

**DADOS DO RESPONSÁVEL TÉCNICO**

Nome : Antonio Fernando dos Santos Neto  
 Título : Engenheiro Eletricista | Tipo : CREA  
 Reg. Profissional : 161618619-1 | UF : PB  
 E-mail : projeto@comsolenergias.com.br|Contato: 9 8882-9706

Endereço : Rua Presidente Costa e Silva, Nº 130, Sala 02, Santa Rosa  
 Município : Campina Grande | UF : PB

---

**INFORMAÇÕES DO PROJETO**

Assunto : PROJETO ELÉTRICO - SUBESTAÇÃO ÁREA 300  
 Desenhista : Fernando Santos | Revisão: 15/05/2023  
 Desenhos : Detalhe de entrada de energia/Escala: 1/30  
 | Diagrama unifilar | Escala: Sem escala  
 | Simbologia | Escala: Sem escala

Nº de Folha: 01 de 01 | Formato: A1

01/01